

81 Kraftsteckd.
24 Nebengeb.
24 Nebengeb.


ZEICHNUNGSINFORMATIONEN

Alle Masse sind am Bau zu prüfen.
Die Höhenangaben verstehen sich als Höhe über Fertigfußboden. Sämtliche Türanschläge sind vor Ausführung vor Ort zu prüfen.
Die Ausführungspläne gelten nur im Zusammenhang mit den aktuellen Architektenplänen.
Diese Zeichnung ist mein/unser geistiges Eigentum. Diese Zeichnung darf weder vervielfältigt, noch Konkurrenzfirmen zur Verfügung gestellt werden.

- Montagehöhen soweit in der Zeichnung nicht anderweitig angegeben:
- Steckdosen = 0.30m
 - Schalter = 1.05m
 - Steckdosen unter Schalter montiert = 0.30m
 - Steckdosen bei Waschbecken = 1,05m
 - in Werkstatt, Garage, Fräsen, Schleifen alles = 1,25m
 - Spiegelleuchten = 1,90m

für 5l Boiler sind Schnurrauslässe zu montieren

| | | | | | | | |
|-------|----------|--------------------------|------|-------|-------|----------|------|
| 02 | 20.04.15 | Werkplan, Nebengebäude | kl | | | | |
| 01 | 31.03.15 | Vorabzug div. Änderungen | kl | | | | |
| INDEX | DATUM | ÄNDERUNG | GEZ. | INDEX | DATUM | ÄNDERUNG | GEZ. |

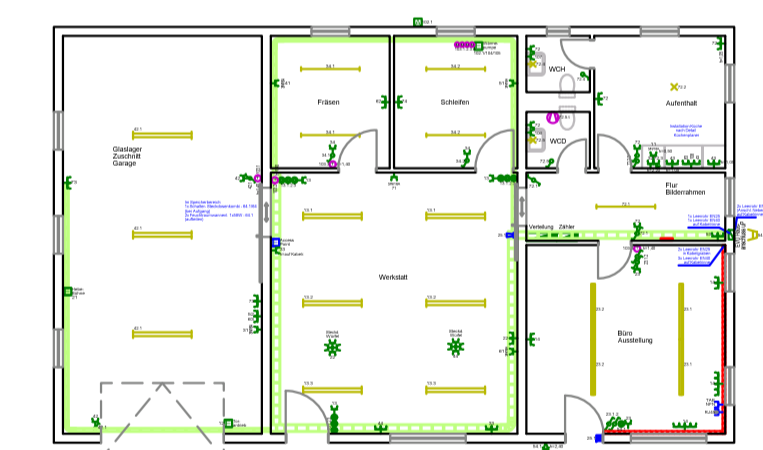

| Legende Starkstrom-Installation | |
|---------------------------------|--------------------------------------|
| | Schuko-Steckdose 1-fach |
| | Schuko-Steckdose 2-fach waagr. |
| | Schuko-Steckdose 2-fach senkr. |
| | Schuko-Steckdose mit Kinderschutz |
| | Rasier-Steckdose |
| | Schuko-Steckdose mit Klappe |
| | Drehstrom-Steckdose |
| | Schuko-Steckdose schaltbar |
| | Ausschalter |
| | Ausschalter 2-pol. |
| | Ausschalter 3-pol. |
| | Serienschalter |
| | Wechselschalter |
| | Kreuzschalter |
| | Doppel-Wechselschalter |
| | Taster 1-fach |
| | Taster mit Meldeleuchte |
| | Doppeltaster |
| | Jalousie-Taster |
| | Dimmer-Schalter |
| | Dimmer-Taster |
| | Kontroll-Schalter |
| | Jalousie-Drehschalter |
| | Drehzahlsteller |
| | Bewegungsmelder |
| | Lampen-Wandauslaß |
| | Strahler |
| | Strahler mit Beweg.-Melder |
| | Sicherheitsleuchte in Bereitschaft |
| | Sicherheitsleuchte in Dauerschaltung |
| | Sicherheitsleuchte BL (Wandmontage) |
| | Sicherheitsleuchte DL (Wandmontage) |
| | Rettungszeichenleuchte |
| | LS-Anbauleuchte 1x18W |
| | LS-Anbauleuchte 2x18W |
| | LS-Einbauleuchte 3x18W |
| | LS-Einbau-Wannenleuchte 4x18W |

PROJEKT: Neubau eines Betriebsgebäudes (Glaserei Birner)
Schwarzenbergstraße 5, 83730 Fischbachau

BAUHERR: Birner Ludwig
Stocker 5a, 83730 Fischbachau
M 0177/5433156

PLANUNG: Johann Bichlmeier
Kleinhartpenninger Str. 26
83607 Holzkirchen
M 0176/41093380

| | | |
|----------------------------|---|-------------------------------------|
| PLANUNGSSTUFE: Werkplan | PLANINHALT: Elektroinstallation Erdgeschoss | PLAN-NR.: ELT 01 |
| MAßSTAB: 1 : 50 | GEZEICHNET: kl | DRUCKGRÖSSE: A1 |
| DATUM: 22.03.2015 | STEMPEL FACHPLANUNG: | ZUR AUSFÜHRUNGSPLANUNG FREIGEgeben: |

FACHPLANNER:
LStrom GbR
Warrgau Wall Schliersee Fischbachau
Kirchwandstraße 23
83730 Fischbachau
T 08028/905880
M 0173/7635538
E nl@l-strom.de